
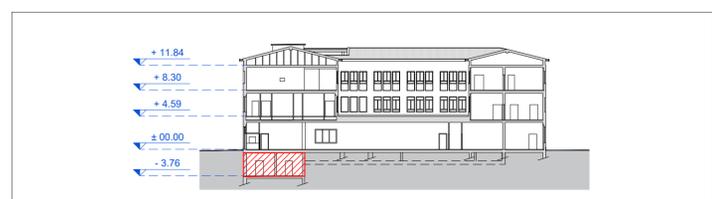


Pianta Piano Interrato
scala 1:50

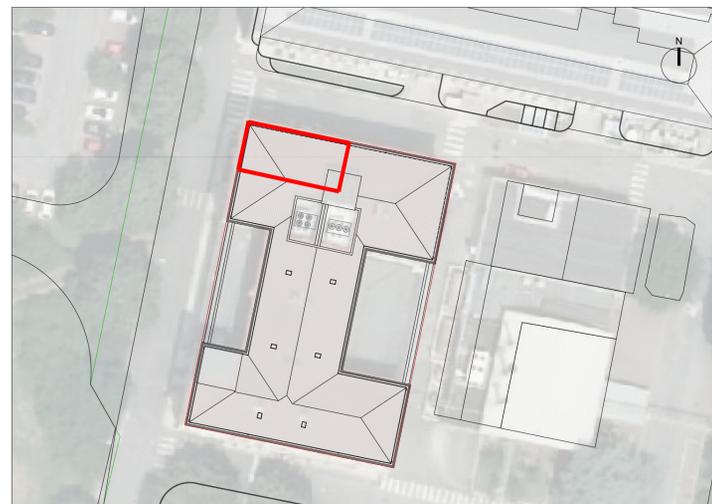

Keymap
scala 1:500

LEGENDA

Acqua fredda di progetto	Ricircolo acqua demineralizzata di progetto	Acqua demineralizzata di progetto
Acqua calda di progetto	Aria compressa di progetto	Linea acqua riscaldamento da accumulo - scambiatore
Ricircolo di progetto	Linea acqua refrigerata da accumulo - scambiatore	Zona Infetta

COMMITTENTE/Client
Istituto Zooprofilattico Sperimentale della Lombardia e dell'Emilia Romagna "Bruno Ubertini"
 Via Bianchi, 9
 25124 Brescia (BS)



PROGETTO/Project
Separazione impiantistica ed edile dei laboratori posti al piano terra e degli stabulari ad accesso controllato del palazzo Giallo per la realizzazione di un nuovo laboratorio BSL3

Cat. **Progetto Definitivo - Esecutivo**
 Ref. **Ing. L. R. Scorrano** | CIG | CUP **E85120000480005**

PROGETTISTI/Designers
ProgettoB20 srl - Società di Ingegneria
 Cap. Soc. € 30.000,00 I.v. - C.F. e P.IVA 04068290982
 www.progettob20.it
 Direttore Tecnico: **Ing. Pietro Brianza**

Sede legale:
 25128 BRESCIA - via Bredina, 20/d
 t. +39 030 383398
 REA BS - 585894

Unità locale:
 20124 MILANO - viale Tunisia, 50
 t. +39 02 49523685
 REA MI - 2600661



GRUPPO DI PROGETTAZIONE
 PROGETTISTA GENERALE: **Pietro Brianza Ingegnere**
 PROGETTISTA ARCHITETTONICO: **Luca Pietta Architetto**
 PROGETTISTA STRUTTURALE: **Giovanna Rina Ingegnere**

COLLABORATORI:
Roberta Bertoglio Architetto

CONSULENZE SPECIALISTICHE
 IMPIANTI TECNOLOGICI LABORATORI
SIGMA PROJECT ENGINEERING s.r.l.
 via Foro Boario, 18 - 25124 Brescia (BS)

ELABORATO/Document

Pianta piano interrato - dorsali di distribuzione

ORDER	CATEGORY	SECTION	NUMBER
W20-192	P.D.E.	MEC	001

Scale **1:50**

N	SUBJECT	DATE	D	C
00	Emissione ai fini della verifica	31/03/2022	R.B.	P.B.
01	Emissione post verb. contr. del 26 Aprile 2022	06/05/2022	R.B.	P.B.
02	Emissione post verb. di verifica intermedia n. 1 del 20 luglio 2022	30/08/2022	R.B.	P.B.

File **Rif: 01B Tav MEC 001 - 002 - 003 - 004.dwg**