

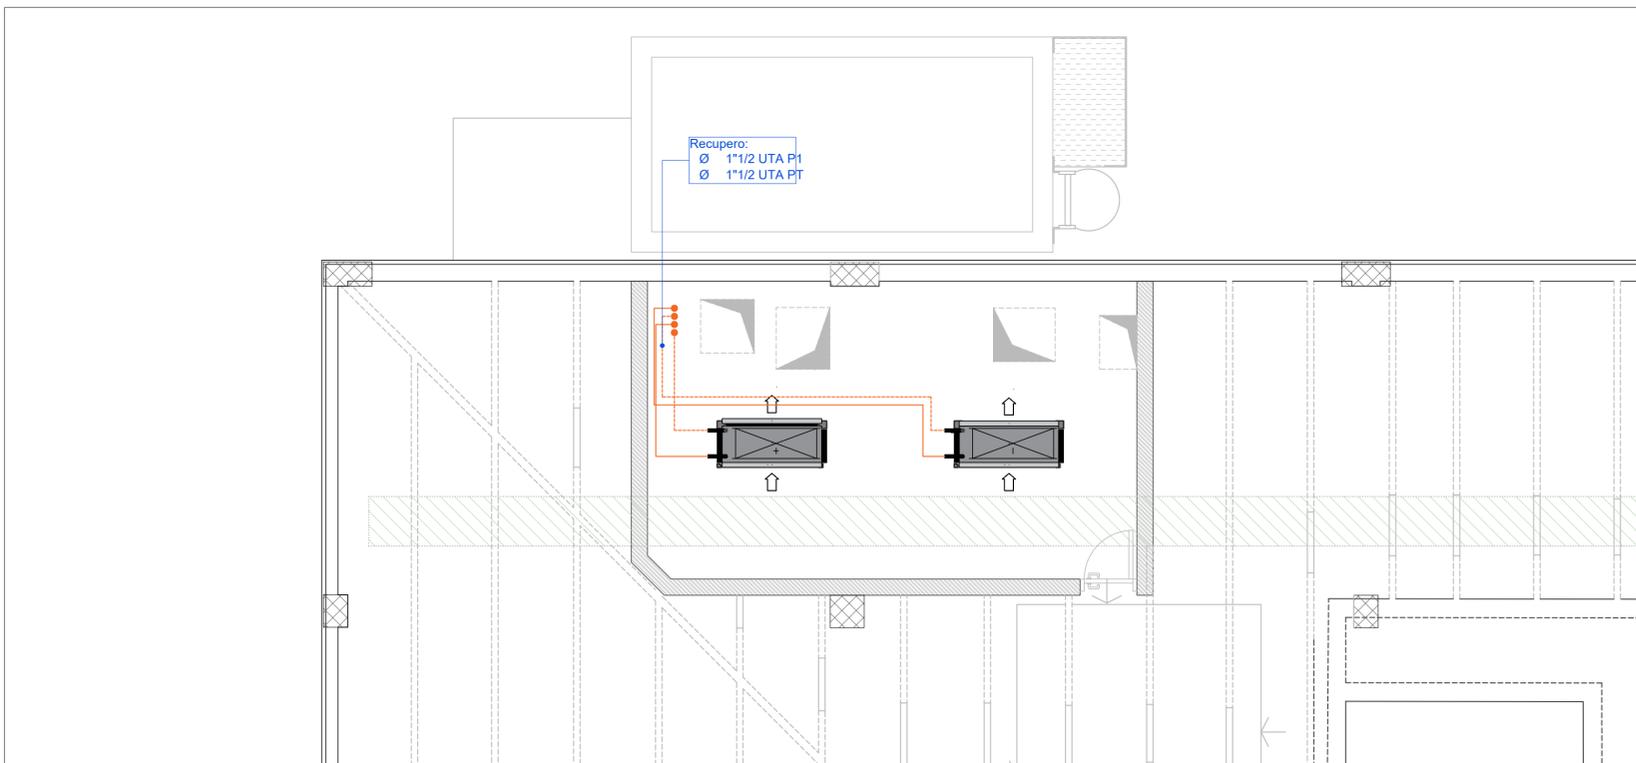


Pianta piano Secondo
 scala 1:50

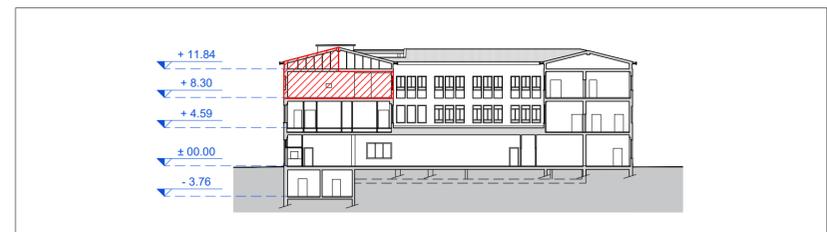

Pianta piano Sottotetto
 scala 1:50

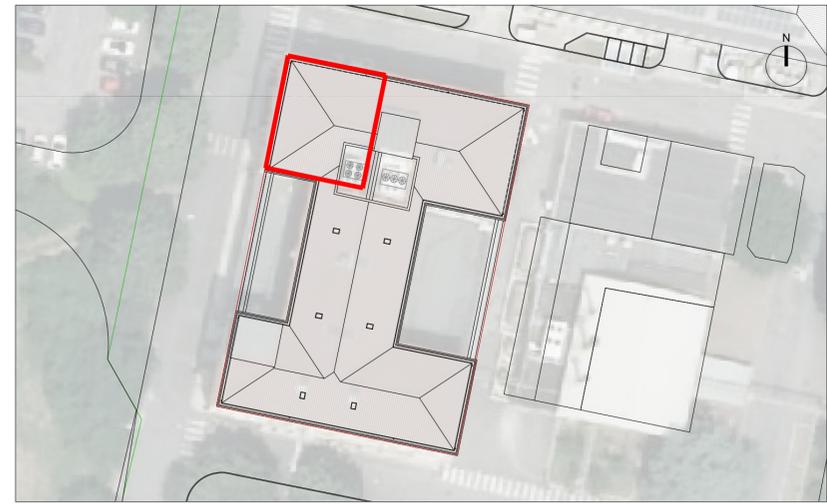

Keymap
 scala 1:500

LEGENDA

	Acqua fredda esistente		Antincendio esistente		Co ² anidride carbonica di progetto
	Acqua calda esistente		Acqua fredda di progetto		Gas metano di progetto
	Ricircolo esistente		Acqua calda di progetto		Ricircolo di progetto
	Acqua demineralizzata esistente		Ricircolo di progetto		Giunto ermetico a tenuta per tubazioni tra zona infetta e zona pulita
	Ricircolo acqua demineralizzata esistente		Acqua demineralizzata di progetto		Valvola di intercettazione
	Aria compressa esistente		Ricircolo acqua demineralizzata di progetto		Naspo antincendio
	Gas metano esistente		Aria compressa di progetto		Zona infetta
	Lancia antincendio esistente		Attacco Co ² con riduttore di pressione		

COMMITTENTE/Client
Istituto Zooprofilattico Sperimentale della Lombardia e dell'Emilia Romagna "Bruno Ubertini"
 Via Bianchi, 9
 25124 Brescia (BS)



PROGETTO/Project
Separazione impiantistica ed edile dei laboratori posti al piano terra e degli stabulari ad accesso controllato del palazzo Giallo per la realizzazione di un nuovo laboratorio BSL3

Cat. **Progetto Definitivo - Esecutivo**
 Ref. **Ing. L. R. Scorrano** | CIG | CUP **E85120000480005**

PROGETTISTI/Designers
ProgettoB20
ProgettoB20 srl - Società di Ingegneria
 Cap. Soc. €30.000.000 i.v. - C.F. e P.IVA 04068290982
 www.progettob20.it
 Direttore Tecnico: Ing. Pietro Brianza

Sede legale:
 25128 BRESCIA - via Bredina, 2/c/d
 t. +39 030 383398
 REA BS - 585894

Unità locale:
 20124 MILANO - viale Tunisia, 50
 t. +39 02 49523685
 REA MI - 2600661



GRUPPO DI PROGETTAZIONE
 PROGETTISTA GENERALE: **Pietro Brianza Ingegnere**
 PROGETTISTA ARCHITETTONICO: **Luca Pietta Architetto**
 PROGETTISTA STRUTTURALE: **Giovanna Rina Ingegnere**

COLLABORATORI:
Roberta Bertoglio Architetto

CONSULENZE SPECIALISTICHE
 IMPIANTI TECNOLOGICI LABORATORI
SIGMA PROJECT ENGINEERING s.r.l.
 via Foro Boario, 18 - 25124 Brescia (BS)

ELABORATO/Document

Pianta piano secondo e copertura - dorsali di distribuzione

Scale	1:50	ORDER	W20-192	CATEGORY	P.D.E.	SECTION	MEC	NUMBER	004
Rev.	00	SUBJECT	Emissione ai fini della verifica			DATE	31/03/2021	D	R.B.
								C	P.B.

File: **Rif: 2862_DORSALI_rev2.c.dwg**