


Keymap  
scala 1:500

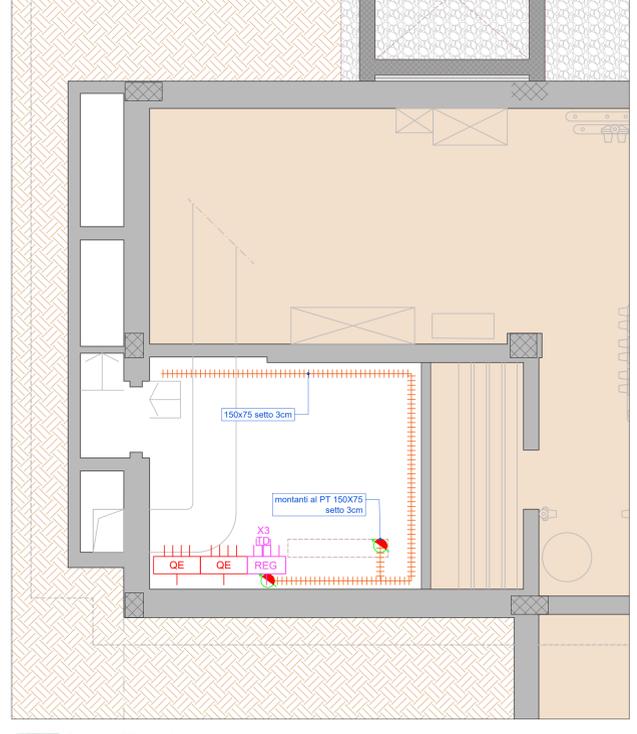

Pianta Piano Interrato  
scala 1:100

**LEGENDA**

Montante / Discesa	Interruttore luminoso analisi in corso in custodia PVC a parete IP66
Armadio permutatore rete dati/telefonia esistente	Presa dati RJ45 Cat. 6a in custodia PVC IP4X / IP66 (zona laboratori 4-5 + disimpegno) x = numero frutti
Canale metallico con coperchio per distribuzione energia elettrica, impianti speciali e dati-fonia	Scatola 503 porta moduli da incasso 3 posti impianti speciali
Canale metallico con coperchio per distribuzione impianti speciali e dati-fonia	Centralino di regolazione
Canale metallico con coperchio per distribuzione impianto dati-fonia	Pulsante di attivazione lama d'aria ed apertura porta ritardata in PVC a parete IP66
Segnalazione analisi in corso in custodia PVC a parete IP66	Elettroerratura
	Area infetta

**N.B. LA POSIZIONE DI TUTTE LE APPARECCHIATURE DOVRA' ESSERE VERIFICATA CON LA DL E CON LA COMMITENZA PRIMA DELL'INIZIO LAVORI!**

COMMITENTE: Client  
**Istituto Zooprofilattico Sperimentale della Lombardia e dell'Emilia Romagna "Bruno Ubertini"**  
 Via Bianchi, 9  
 25124 Brescia (BS)



PROGETTO: Project  
**Separazione impiantistica ed edile dei laboratori posti al piano terra e degli stabulari ad accesso controllato del palazzo Giallo per la realizzazione di un nuovo laboratorio BSL3**

Cat. **Progetto Definitivo - Esecutivo**  
 Ref. **Ing. L. R. Scorrano** | CIG | CUP **E8512000480005**

PROGETTISTI/Designers  
**ProgettoB20** srl - Società di Ingegneria  
 Cap. Soc. € 30.000,00 i.v. - C.F. e P.IVA 04909200982  
 www.progettoB20.it  
 Sede legale: 25126 BRESCIA - via Bredina, 2c/d  
 t. +39 030 383398  
 REA BS - 585584  
 Unità locale: 20124 MILANO - valle Turmisa, 50  
 t. +39 02 46502885  
 REA MI - 2900561



GRUPPO DI PROGETTAZIONE  
 PROGETTISTA GENERALE: **Pietro Bianza Ingegnere**  
 PROGETTISTA ARCHITETTONICO: **Luca Pietta Architetto**  
 PROGETTISTA STRUTTURALE: **Giovanna Rina Ingegnere**

COLLABORATORI:  
**Roberta Bertoglio Architetto**

CONSULENZE SPECIALISTICHE  
 IMPIANTI TECNOLOGICI LABORATORI  
**SIGMA PROJECT ENGINEERING s.r.l.**  
 via Forò Boario, 16 - 25124 Brescia (BS)

ELABORATO/Document

**Piante piano interrato e terra: impianto td-tp ed impianti speciali**

Scale	ORDER	CATEGORY	SECTION	NUMBER
1:50	W20-192	P.D.E.	IEL	005

Rev.	N	SUBJECT	DATE	D	C
00	00	Emissione ai fini della verifica	13/03/2022	R.B.	P.B.
01	01	Emissione post verb. di verifica intermedia n. 1 del 20 luglio 2022	30/08/2022	R.B.	P.B.

File: Ref: 02A Tav IEL 005-008.dwg

Pianta Piano Terra  
scala 1:100